


建筑
结构
电气
给排水

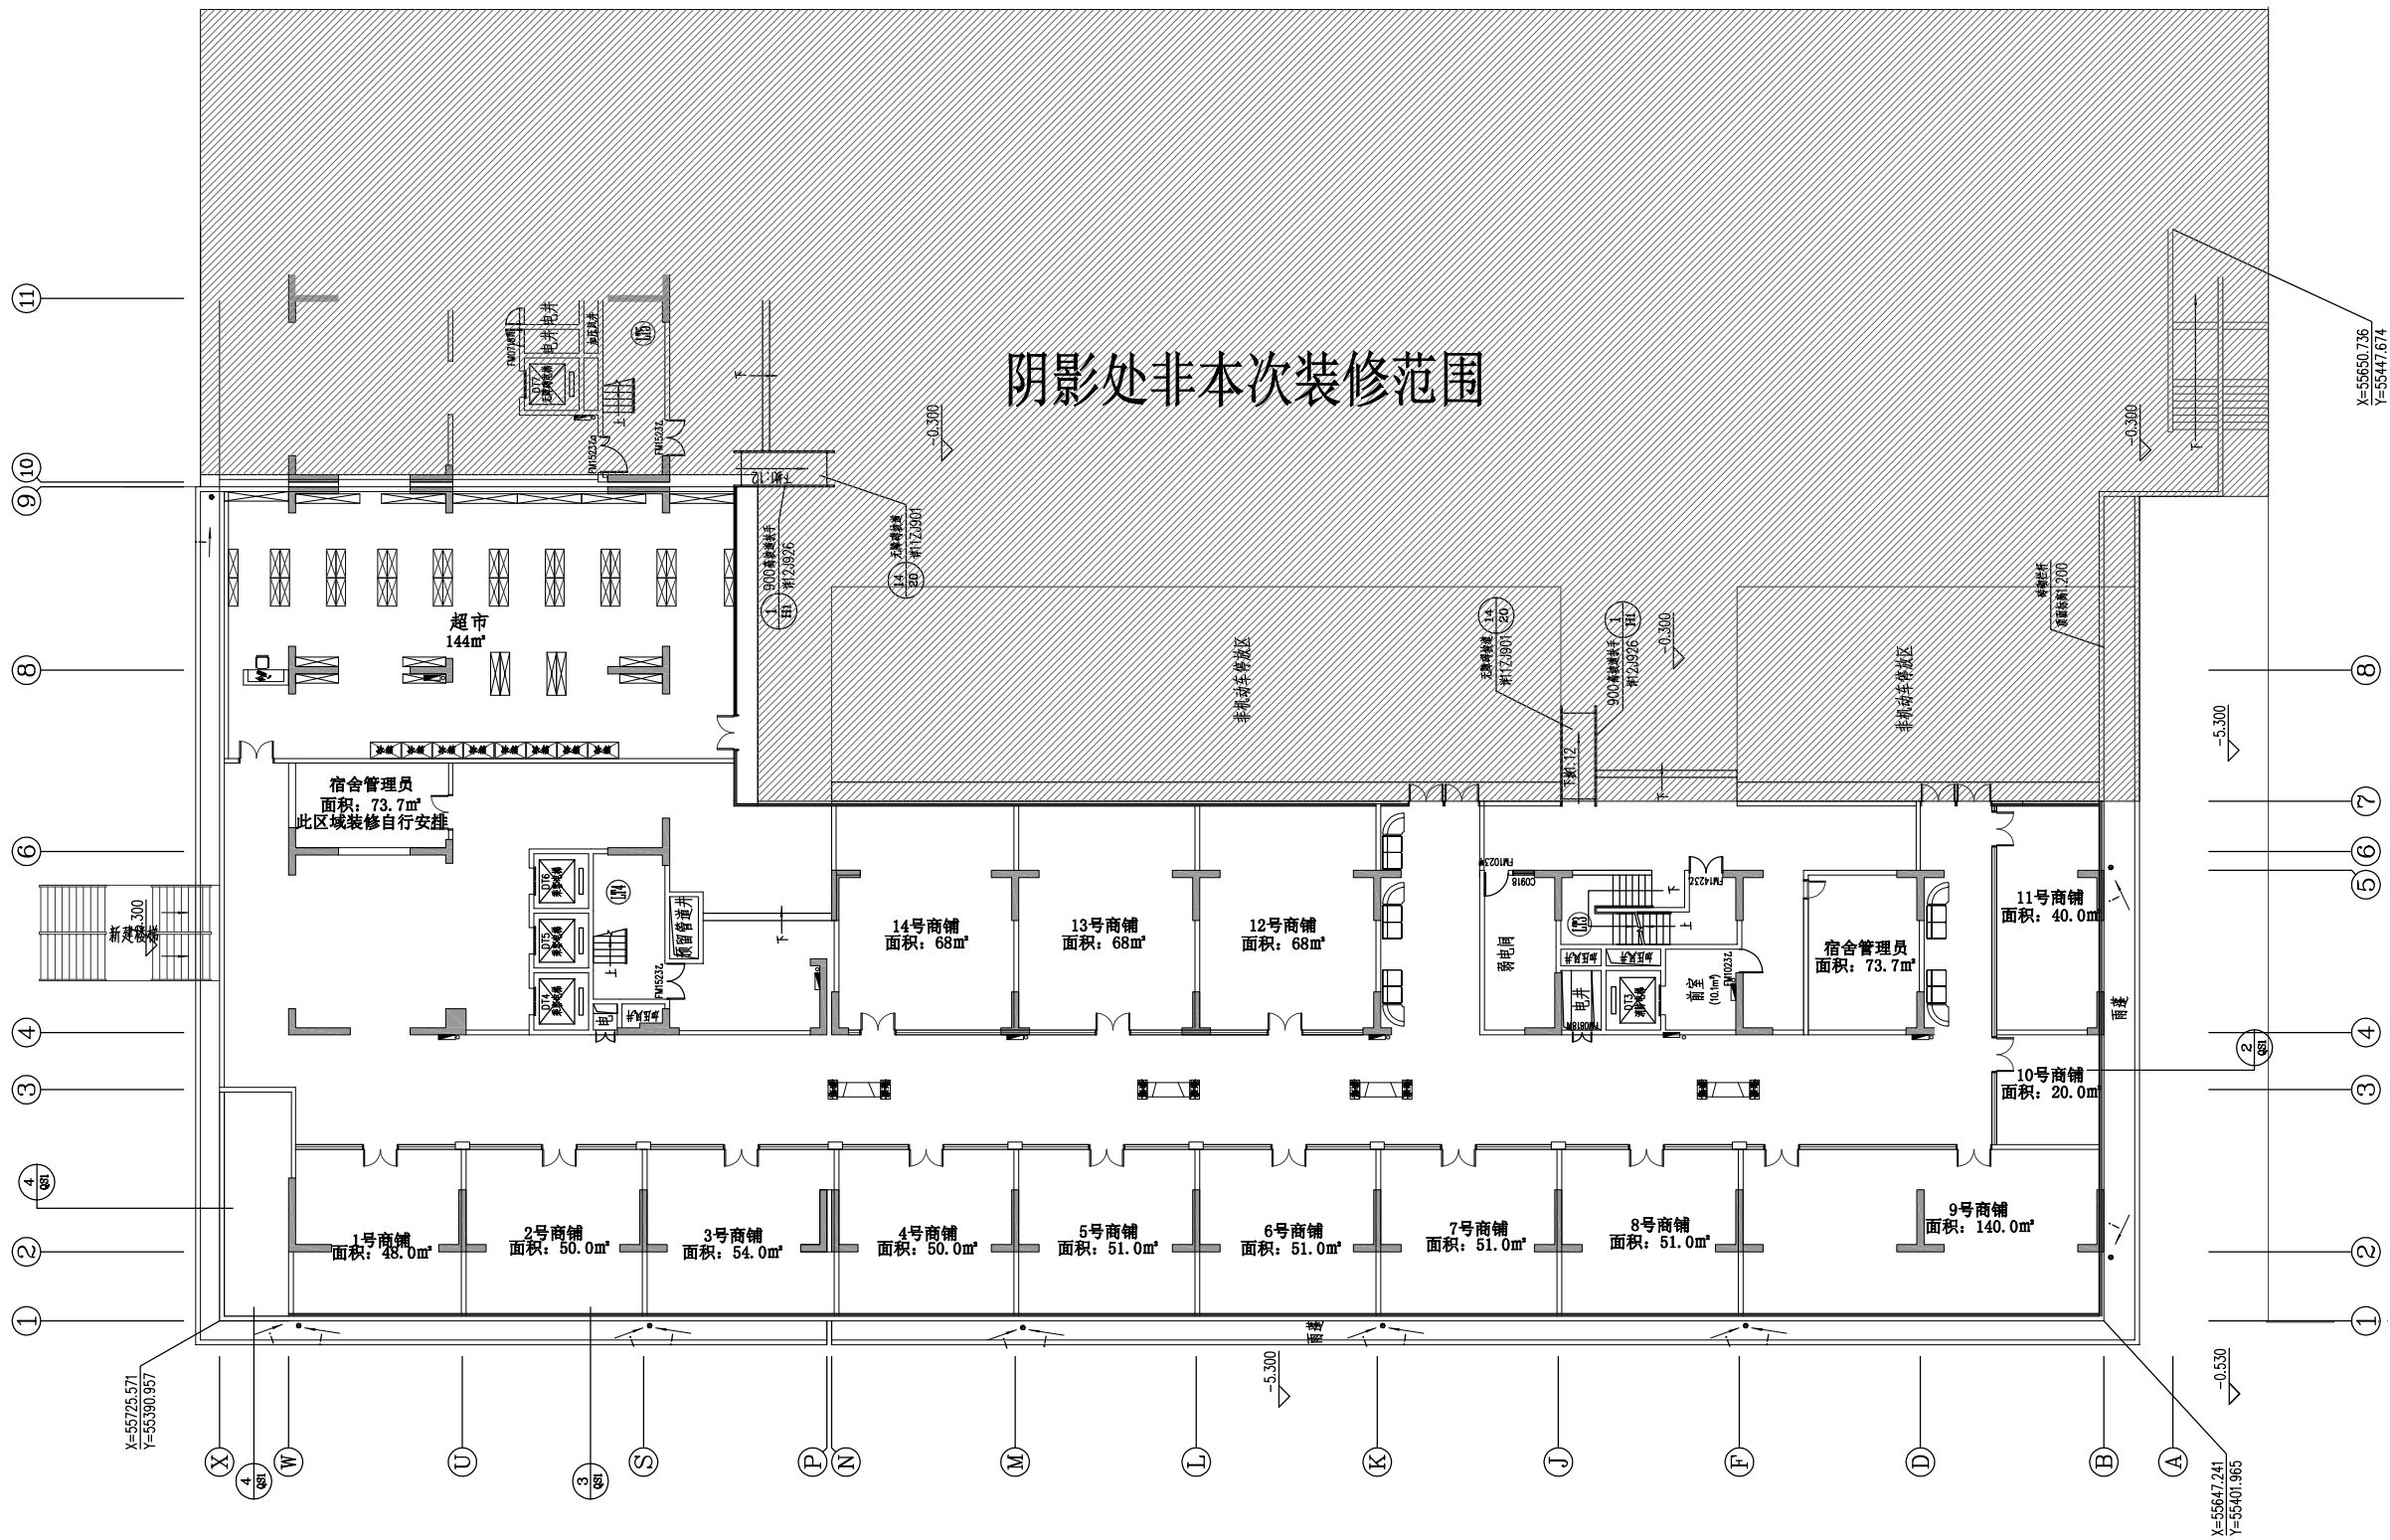

1F-P-03 FURNITURE FURNISHING PLAN
层平面布置图 SCALE 1:150



广东科纳建筑装饰工程有限公司

电话: 020-32218320

工程名称 PROJECT

华南商贸学院
3食堂装修工程
项目

图纸名称 CONTENT

一层平面布置图

项目经理 PROJECT MANAGER

设计 DESIGN

制图 DRAWING

校对 PROOFREADING

审核 AUDITING

日期 DATE

2023年05月18日

比例 SCALE

见图

工程号 ENGINEERING NO

图号 DRAWING NO

1F-P-03

图纸版权归设计单位所有, 未经许可, 外人及外单位不得翻印或用作其他工程之用。



广东科纳建筑装饰工程有限公司

电话: 020-32218320

工程名称 PROJECT

华南商贸学院
3食堂装修工程
项目

图纸名称 CONTENT

负1层平面图

项目经理 PROJECT MANAGER

设计 DESIGN

制图 DRAWING

校对 PROOFREADING

审核 AUDITING

日期 DATE

2022年4月

比例 SCALE

见图


工程号 ENGINEERING NO

KONA202112

图号 DRAWING NO

SM-01

图纸版权归属设计单位所有, 未经许可, 外人及外单位不得翻印复制作为其他工程之用。

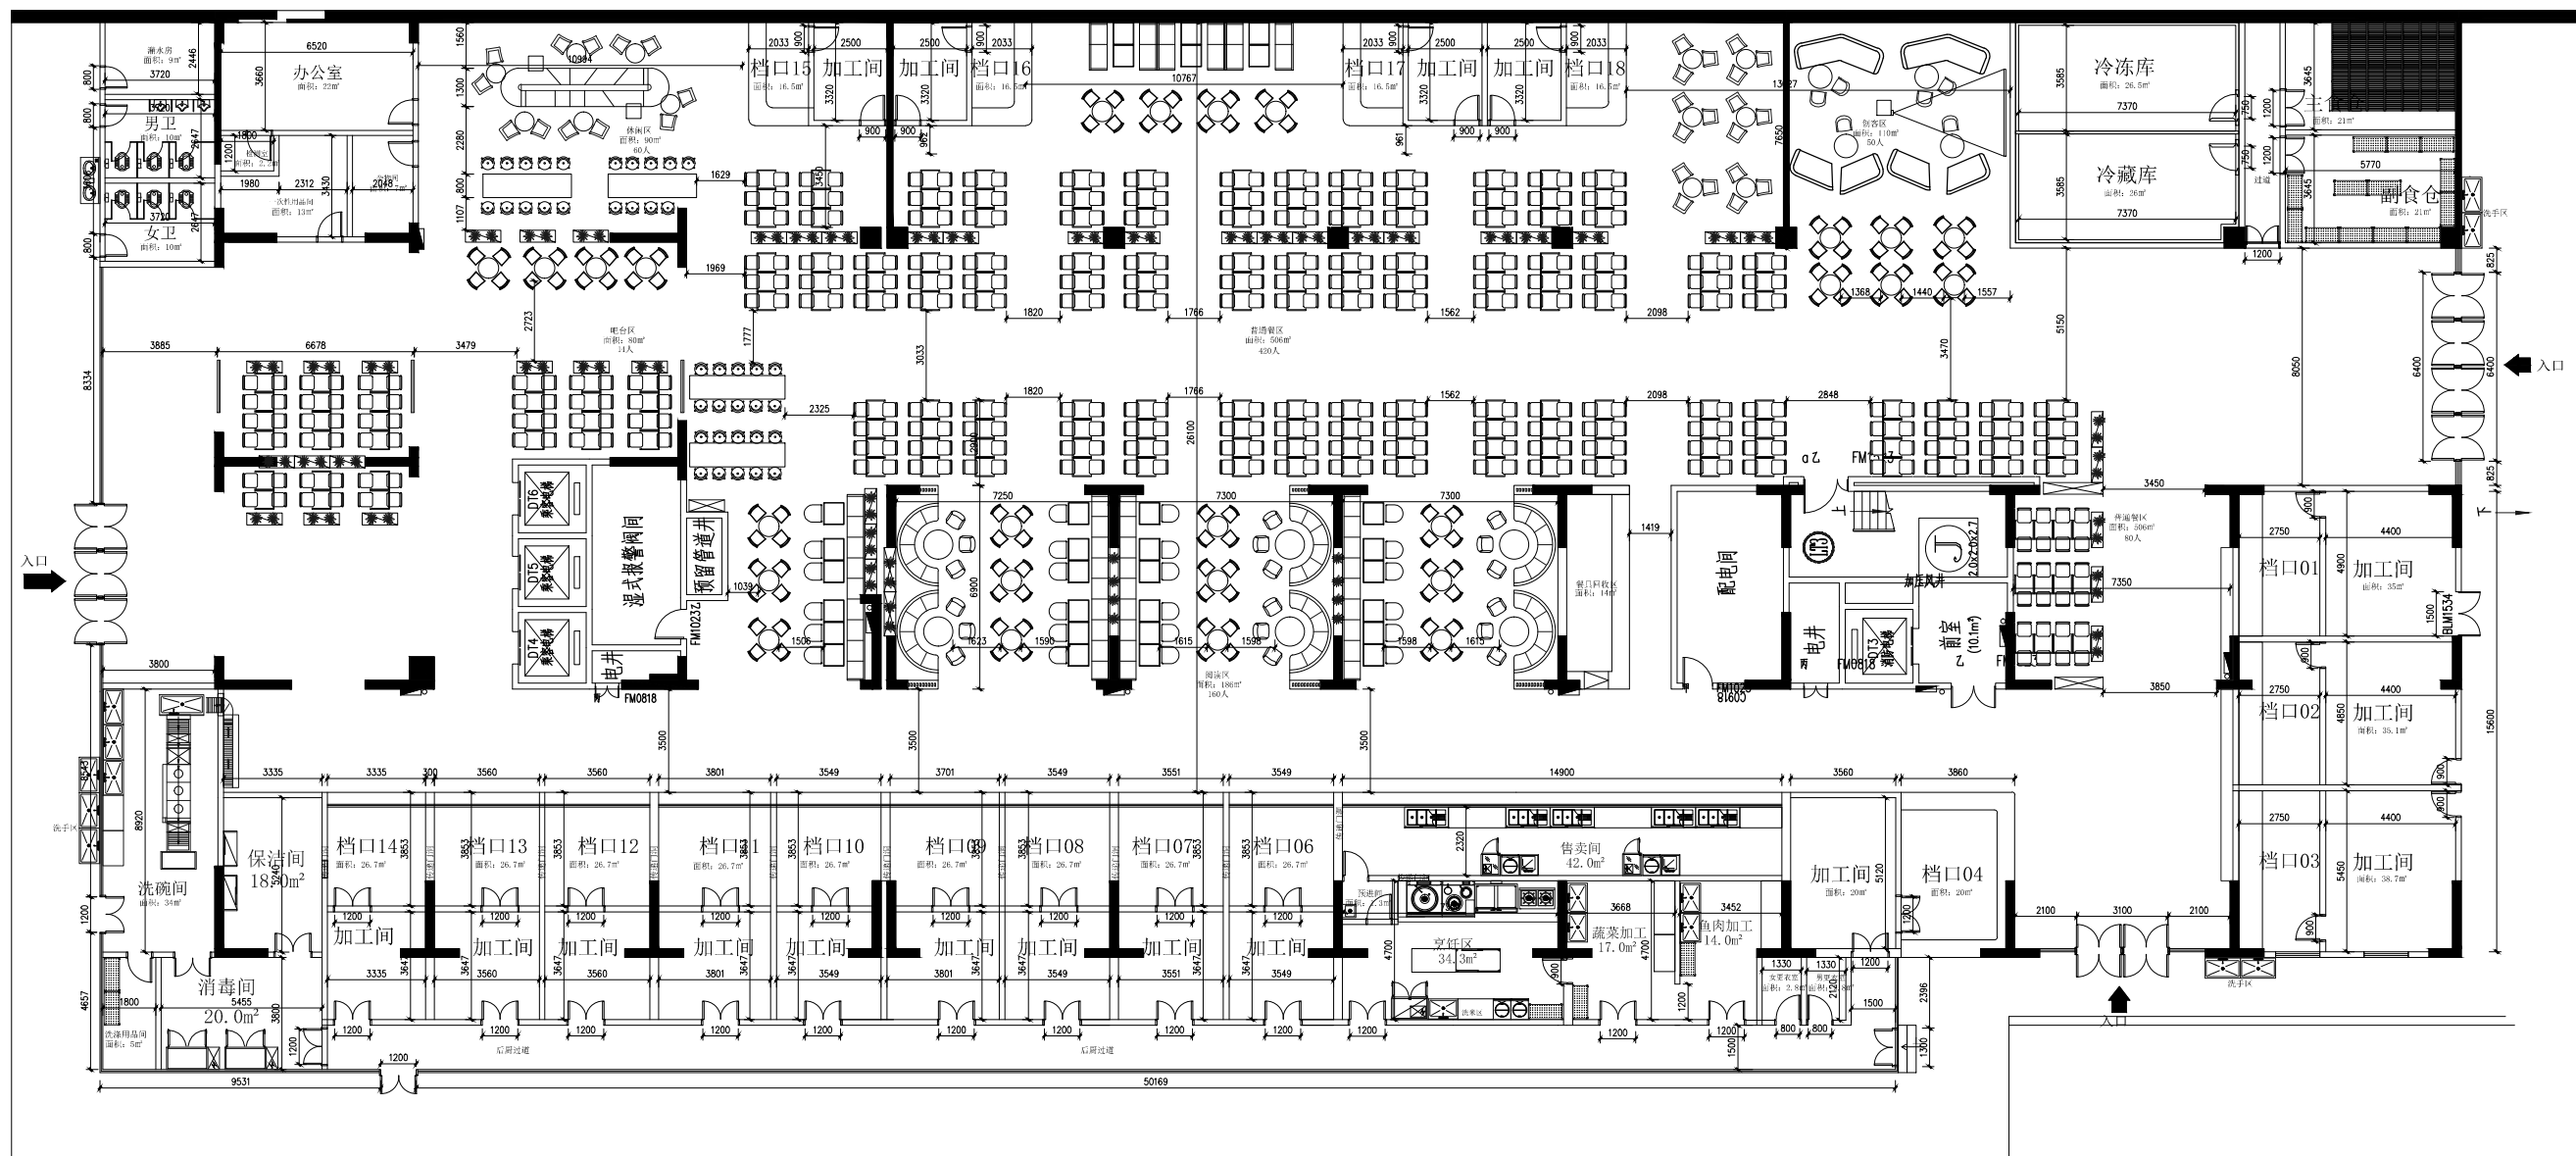

就餐座位: 830个

特色餐档口: 18个

负1层平面图

SC 1:250

暖通
电气
给排水